


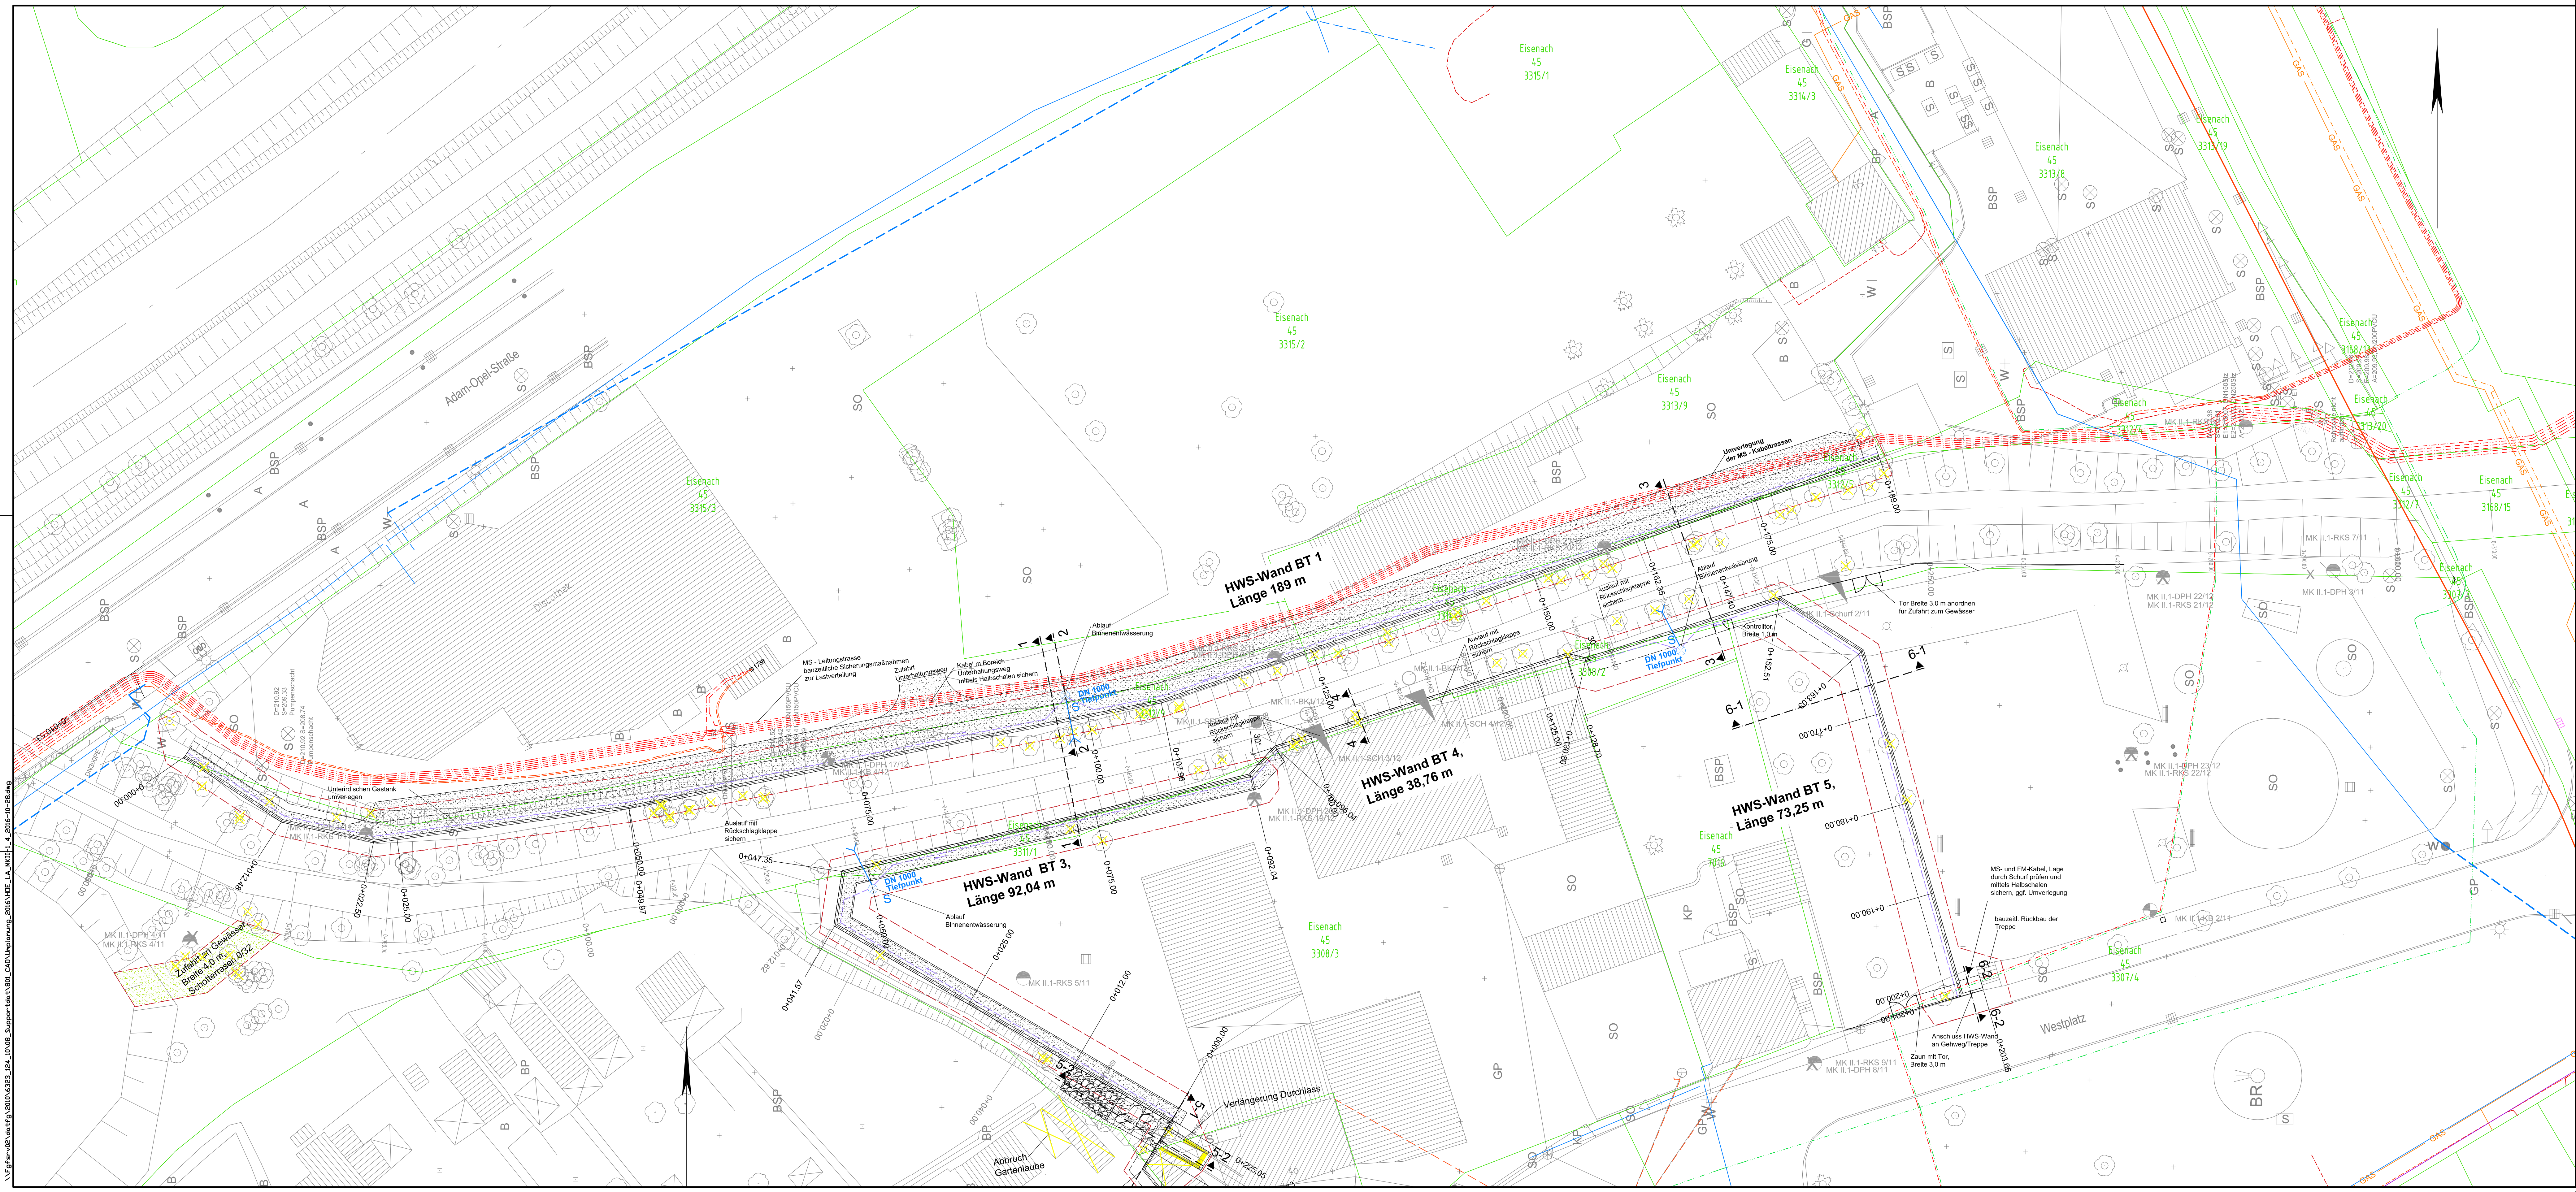

- Legende:**
- Bestand
 - Eisenach 45 3315/9
 - 0+000,00
 - 0+000,00
 - HWS-Mauer
 - Baugrube
 - Regelquerschnitt
 - Schotterrasen sandgeschlämmt
 - Geländefüllung
 - Rückentwässerung
 - Binnenentwässerung
 - DN 1000
 - Baum fällen
- Baugrundaufschlüsse:**
- RKS
 - DPH
 - KB
 - BIT
 - SED
 - BK
 - SCH
- Leitungsbestand:**
- Niederspannungskabel
 - Hausanschlusskabel
 - Niederspannungsfreileitung
 - isolierte Freileitung
 - Mittelspannungskabel
 - Fernleitung
 - Kabeltrasse TAVEE
 - Gas-Niederdruckleitung
 - Gas-Hausanschlussleitung
 - Gas-Mitteldruckleitung
 - Mischwasserkanal TAVEE
 - Regenwasserkanal TAVEE
 - Trinkwasserleitung TAVEE

Lagesystem: LS 120_PD83
Höhensystem: DHHN 92
Entwurfsvermessung: Trigis Geo Servis GmbH, 05/2012

Nr.	Art der Änderung	Datum

Entwurfsbearbeitung

ARCADIS	Datum	Name
bearbeitet:	28.10.2016	eth
gezeichnet:	28.10.2016	vu
geprüft:	28.10.2016	

GENEHMIGUNGSPLANUNG

Freistaat Thüringen Thüringer Landesanstalt für Umwelt und Geologie Bauvorhaben: Hochwasserschutz Eisenach Maßnahmenkomplex II - Teilobjekt Altwasser Spicke	Unterlage 203 Blatt-Nr. 1 Reg. Nr.
Gewässer: Hörsele Fluss-km: 6+400 - 6+600 Planungsfreigabe: TLUG Jena Jena, den 28.10.2016	Planinhalt: Lageplan Hochwasserschutzanlagen BT1, BT3, BT4 und BT5 Maßstab: 1:250